


1 3° Pavimento - Planta baixa
ESCALA - 1 : 100

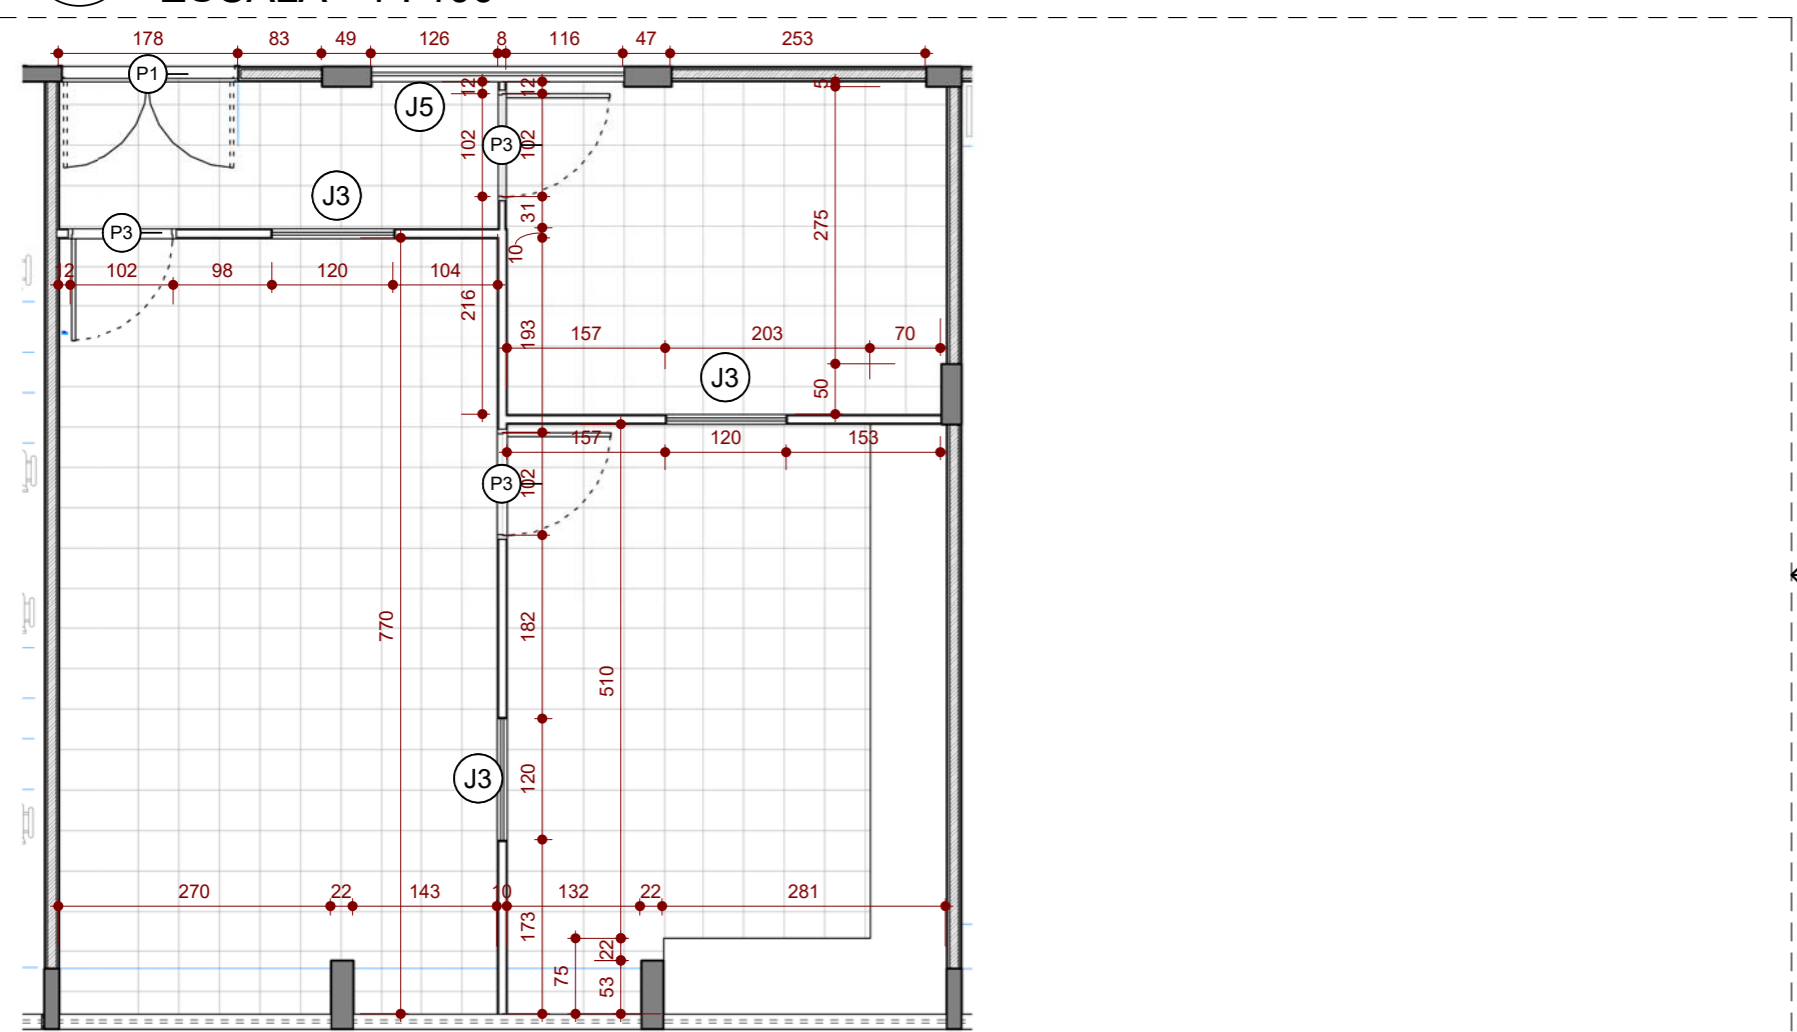

2 Grupo de Pesquisa Modelagem de Sistemas Elétricos
ESCALA - 1 : 75

QUADRO DE ESQUADRIAS - JANELAS				
CÓD.	LARGURA (m)	ALTURA (m)	PEITORIL (m)	QTD.
J1	2,7	0,5	1,6	1
J2	2,6	1,2	0,6	4
J3	1,2	1,1	1	3
J4	2,81	0,5	1,6	1
J5	2,5	1,1	0,6	1
J6	2,85	0,5	1,6	19

QUADRO DE ESQUADRIAS - PORTAS			
CÓD.	LARGURA (m)	ALTURA (m)	QTD.
P1	1,7	2,1	1
P2	1,52	2,1	5
P3	1,02	2,1	3
P4	0,9	2,1	1

CLIENTE:	Universidade Federal de Rondônia	PRANCHA:	ÚNICA
ENDEREÇO:	Campus José Ribeiro Filho - Bloco 4H	ESCALA:	Como indicado
PROJETO:	Atualização do 3° pavimento	DATA:	junho/2021